

ČOV ÚJEZD U BRNA - 6 000 EO



MANIPULAČNÍ PLOCHA

PŘEDKAPAZENÍ STROJNÍCH ČESLÍ, PRŮHLINA 20mm

ODTOK ČESLÍ ZA ODLIHEMÍNEM, RŮŤNÍ ČESLÍ, PRŮHLINA 10mm

LEGENDA:

- 1 - hrubé předčistění
- 2 - dešťová zdrž s čs
- 3 - jímka fekalií, flugát
- 4 - měrný žlab na přítoku
- 5 - vsutiny čs
- 6 - mechanické předčistění
- 7 - anoxická nádrž
- 8a - nitrifikační nádrž 1
- 8b - nitrifikační nádrž 2
- 9a - dosazovací nádrž 1
- 9b - dosazovací nádrž 2
- 10 - zhušťovací uskladňovací nádrž
- 11 - měrný žlab na odtoku
- 12 - vtusný objekt
- 13 - studna užitkové vody
- 14 - aramaturní komora - divy, chemikálie
- 15 - aramaturní komora - divy, chemikálie
- 16 - strojní ovdvození kalu
- 17 - rozvodna
- 18 - komunikace

STAVEBNÍ OBJEKTY:

- SO 01 - příprava území
- SO 02 - dešťová zdrž
- SO 03 - čerpací stanice
- SO 04 - provozní objekt
- SO 05 - aktivací a dosazovací nádrže
- SO 06 - zhušťovací nádrž
- SO 07 - anoxická nádrž
- SO 08 - aramaturní komora
- SO 09 - srovnávací potrubí
- SO 10 - měřeni množství odpadních vod
- SO 11 - vozovky a zpevněné plochy
- SO 12 - venkovní osvětlení
- SO 13 - terénní úpravy
- SO 14 - sadové úpravy
- SO 15 - opevnění čov
- SO 16 - přípojká nn
- SO 17 - vodovodní přípojka
- SO 18 - vtusný objekt
- SO 19 - demolicí stavebních objektů
- SO 20 - stavební elektrorozvaděč
- SO 21 - objekty strojního zahuštění kalu
- SO 22 - fotovoltická elektrárna


PROVOZNÍ SOUBORY:

- PS 01 - dešťová zdrž
- PS 02 - čerpací stanice
- PS 03 - mechanické předčistění
- PS 04 - aktivací a dosazovací nádrž
- PS 05 - zhušťovací nádrž
- PS 06 - anoxická nádrž
- PS 07 - aramaturní komora
- PS 08 - strojní ovdvození kalu
- PS 09 - provozní rozvod silnoproudu
- PS 10 - měření a regulace
- PS 11 - asfát
- PS 12 - chemické hospodářství
- PS 13 - strojní zahuštění kalu

LEGENDA:

- STAVAJÍCÍ OBJEKT
- NOVÝ NEBO REKONSTRUOVANÝ OBJEKT
- NOVÁ KOMUNIKACE
- BOUJACÍ PRÁCE
- POTRUBNÍ VĚSNÍ
- PŘEVÝŠČNÝ KÁL
- VÝATNÝ KÁL

Litava

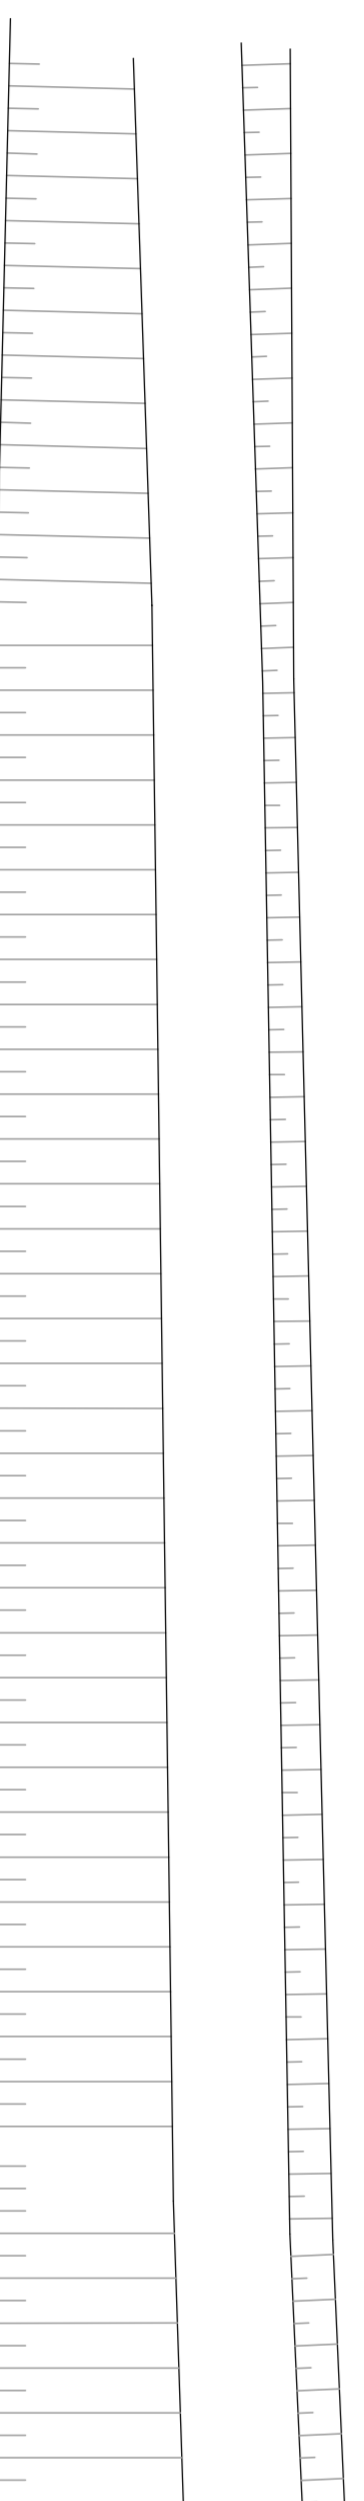

VEGASPOL

VEŘEJNÝ OBČASOVNÍ SPOLČENSTVÍ

VEGASPOL v.o.s., Jiráskova 219/112, 602 00 Brno
tel./fax: +420 549 247 183, mobil: +420 609 711 413
e-mail: vegaspol@vegaspol.cz, url: www.vegaspol.cz
IC: 6070 0220, DIČ CZ6070 0220, IČS: zds9bka

Vypracoval: Ing. Jan Galus
Formát: A4
Datum: 05/12/2020

Investor: Město Újezd u Brna
Komenského 107, 664 53 Újezd u Brna
Paušál

STAVBA:

STUDIE


INTENZIFIKACE ČOV ÚJEZD U BRNA

PŘÍLOHA:

KAPACITA 6 000 EO, SITUACE

Měřítko: 1:200

Číslo výkresu

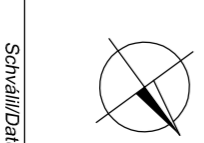

Schválil/Dřím